


ENDA
ABh.unità Colonna di aspirazione bagni ciechi
AKh.unità Colonna di aspirazione cucine
Hydro Tank pompa di calore

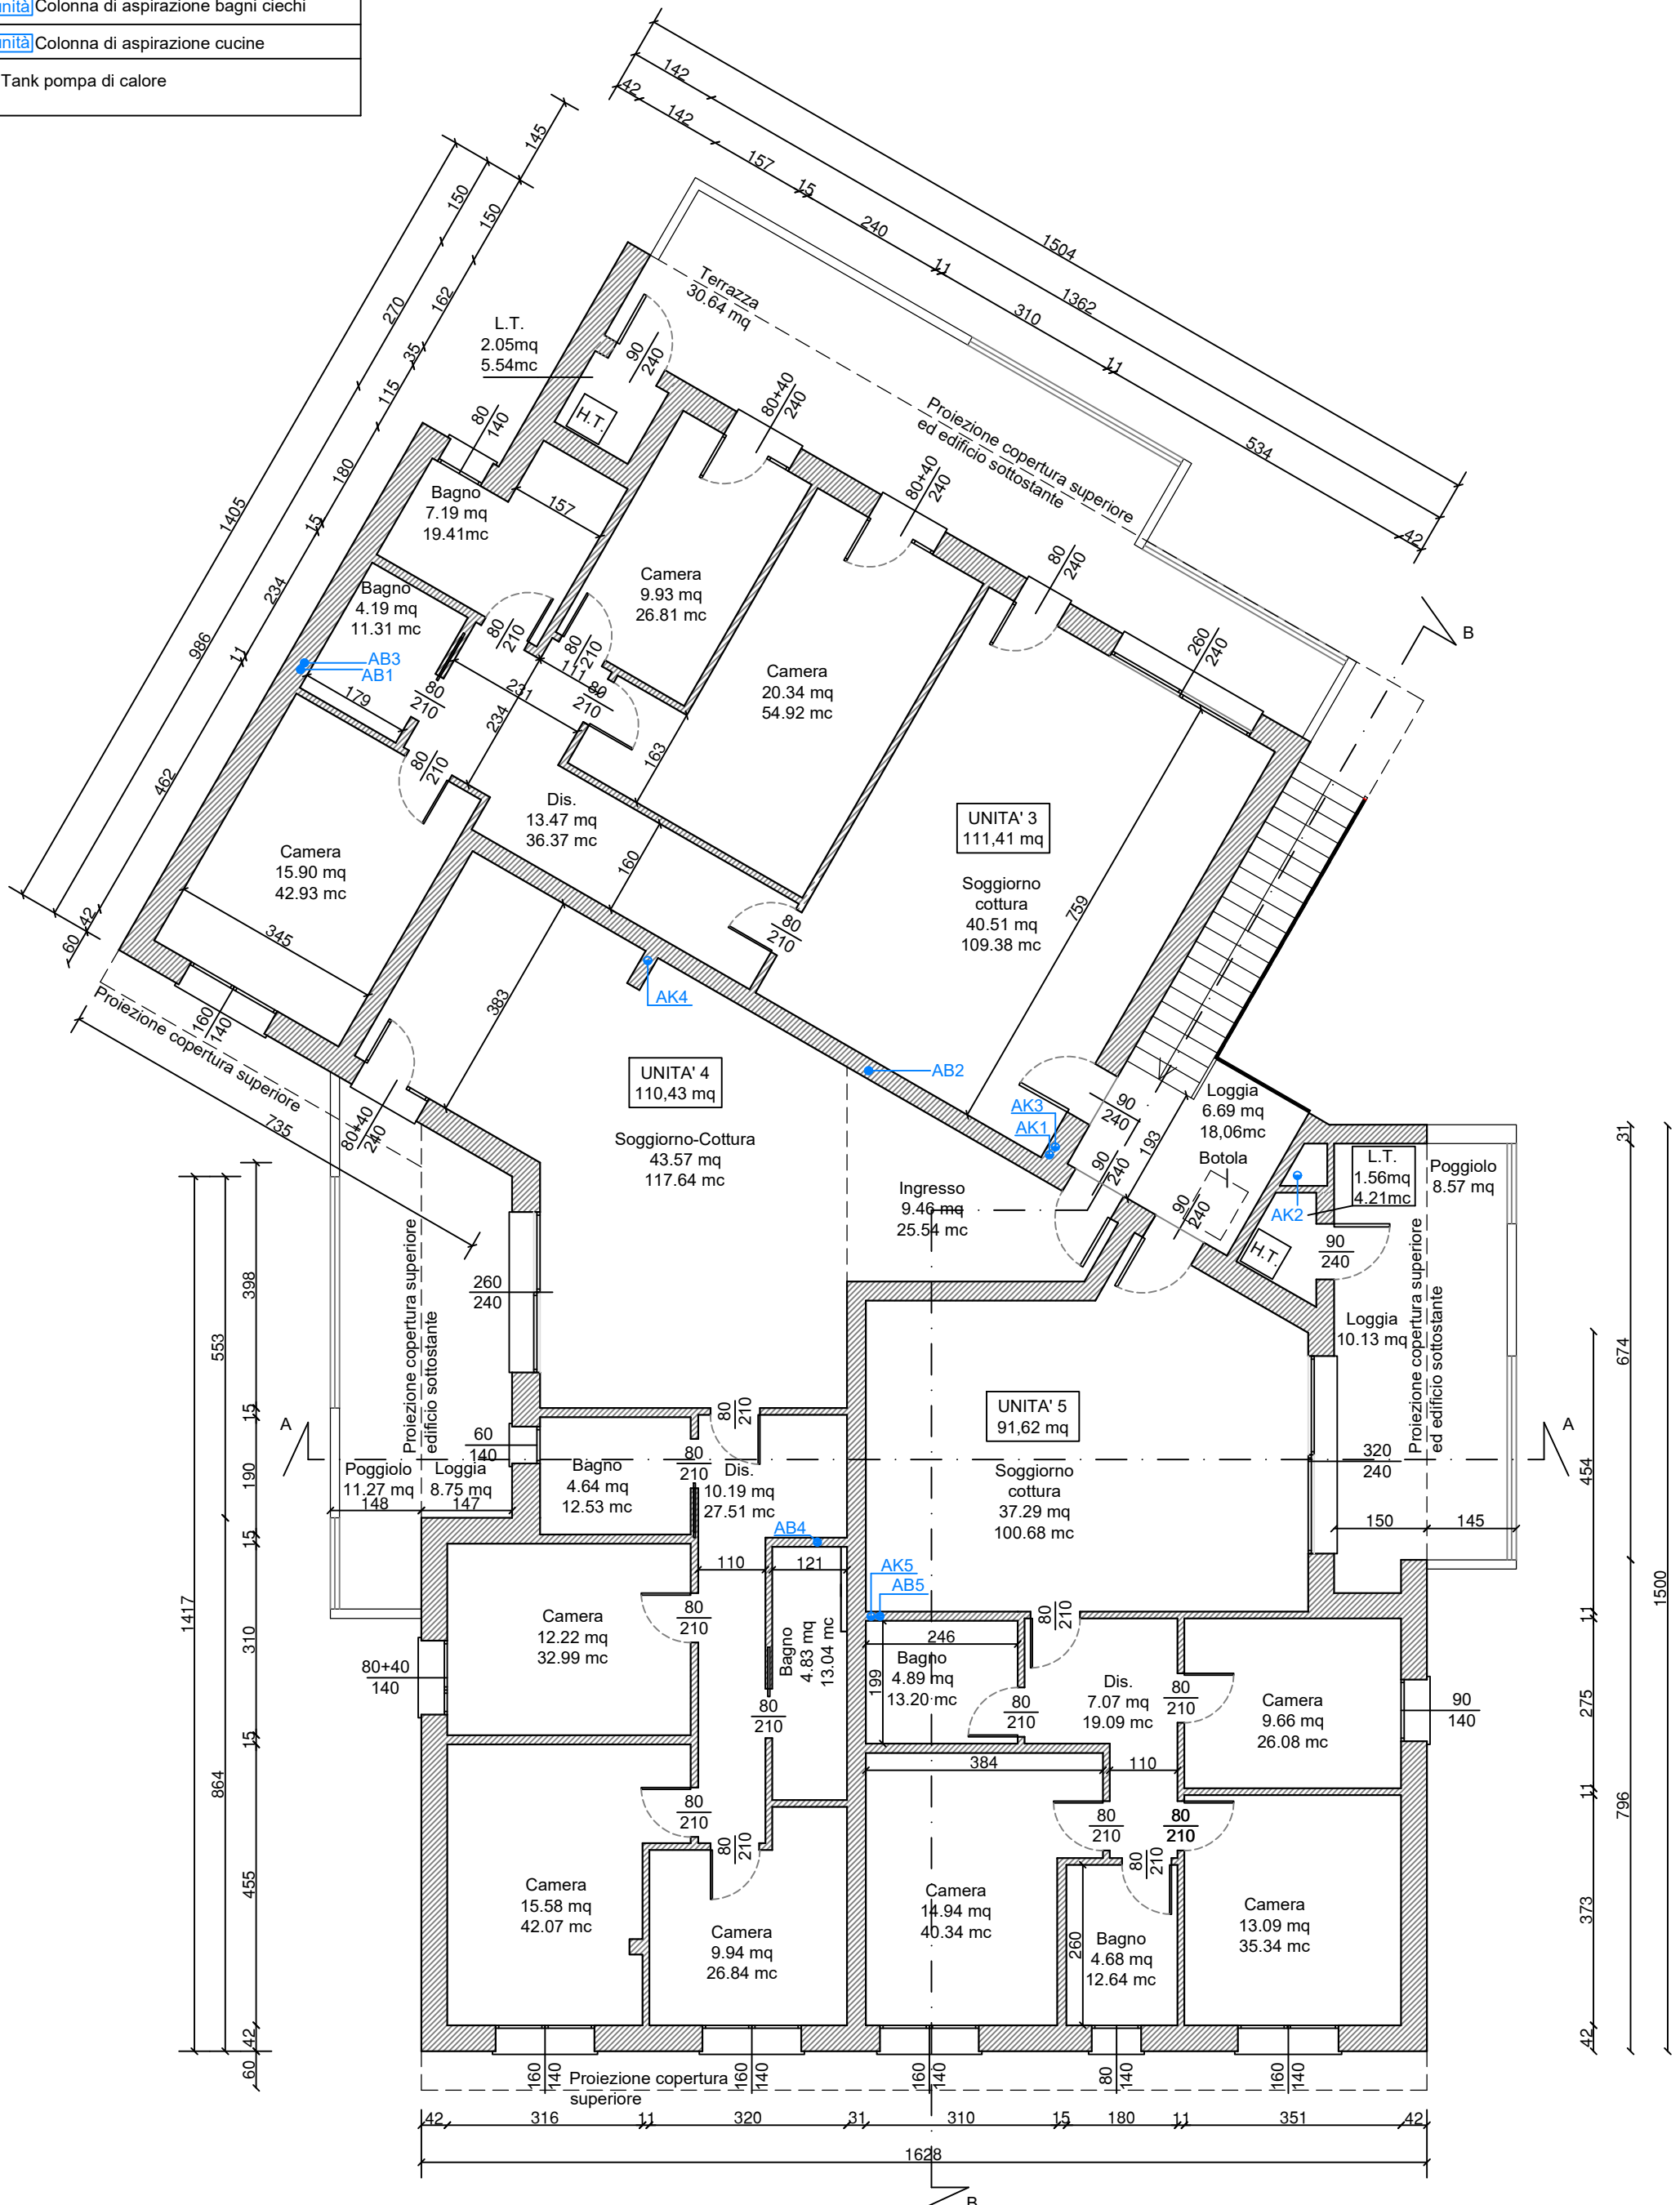

PIANTA PIANO PRIMO  
Scala 1:100