




LEGENDA TERMOMECCANICO			
SIMBOLO	DESCRIZIONE	SIMBOLO	DESCRIZIONE
	Punto allaccio terminale		Montanti idriche
	Tubazione di mandata fluido		Collettore di mandata
	Tubazione interrata di mandata		Collettore di ritorno
	Tubazione di ritorno fluido		Collettore acqua fredda sanitaria
	Tubazione di ritorno interrata		Collettore acqua calda sanitaria
	Tubazione acqua fredda sanitaria		Punto allaccio acqua fredda sanitaria
	Tubazione interrata acqua		Punto allaccio acqua calda sanitaria
	Tubazione acqua calda sanitaria		Punto allaccio scarico acque bianche
	Tubazione ricircolo acqua		Punto allaccio scarico acque nere
	Tubazione scarico acque bianche		Generatore termico a GAS
	Tubazione scarico acque nere		Generatore a pompa di calore
	Tubazione GAS metano		Gruppo addolcitore
	Pozzetto scarico		Circolatore
	Contatore acqua		Termosifone
	Indicazione quota		Scaldasalviette
	Termostato ambiente		Numero identificativo elemento
	Valvola di intercettazione		Ventilconvettore a soffitto 60x60
	Valvola motorizzata due vie		Unità di ventilazione meccanica controllata
	Valvola motorizzata tre vie		Anemostato mandata aria
	Valvola di ritegno		Bocchetta di ripresa mandata aria
	Sonda di temperatura		Bocchetta di ripresa aria
	Torrino di estrazione aria		Estrazione aria

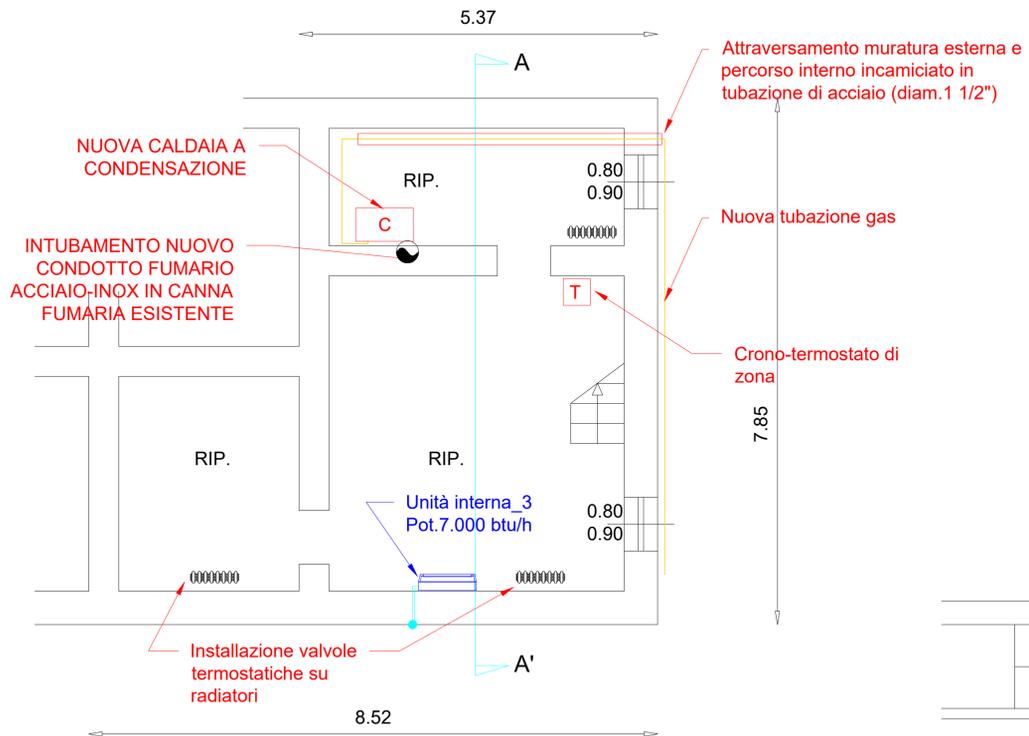

PIANTA PIANO SEMINTERRATO

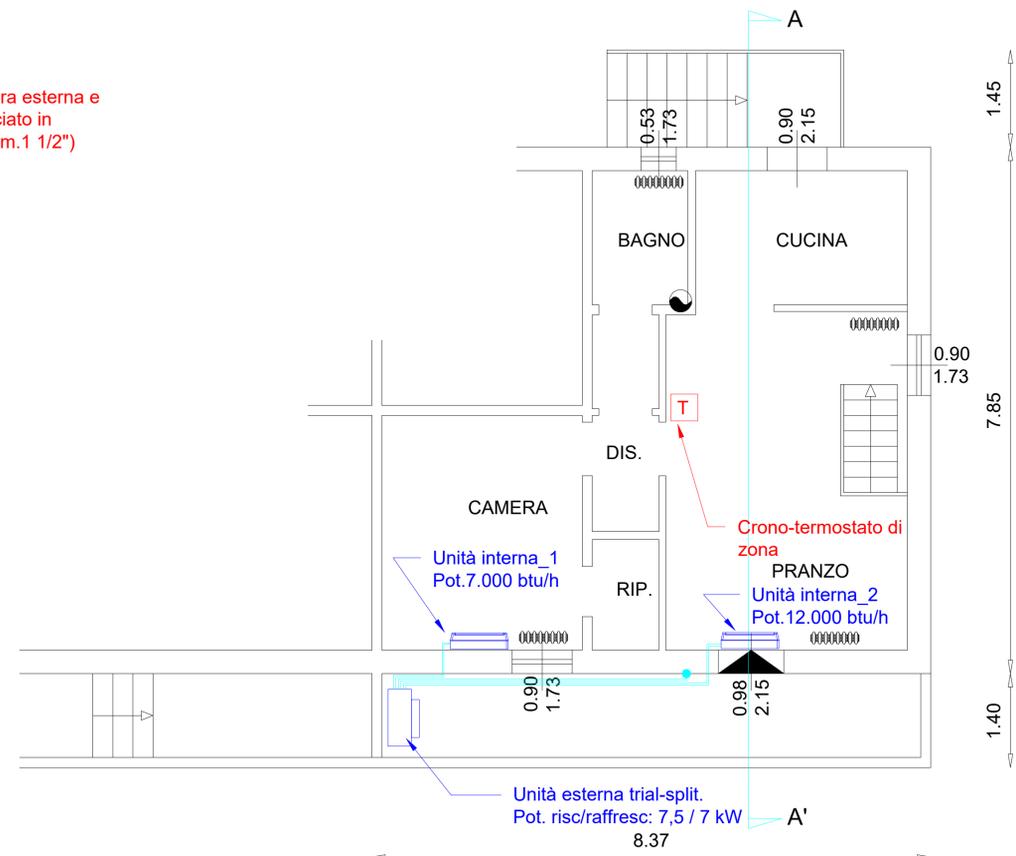

PIANTA PIANO TERRA

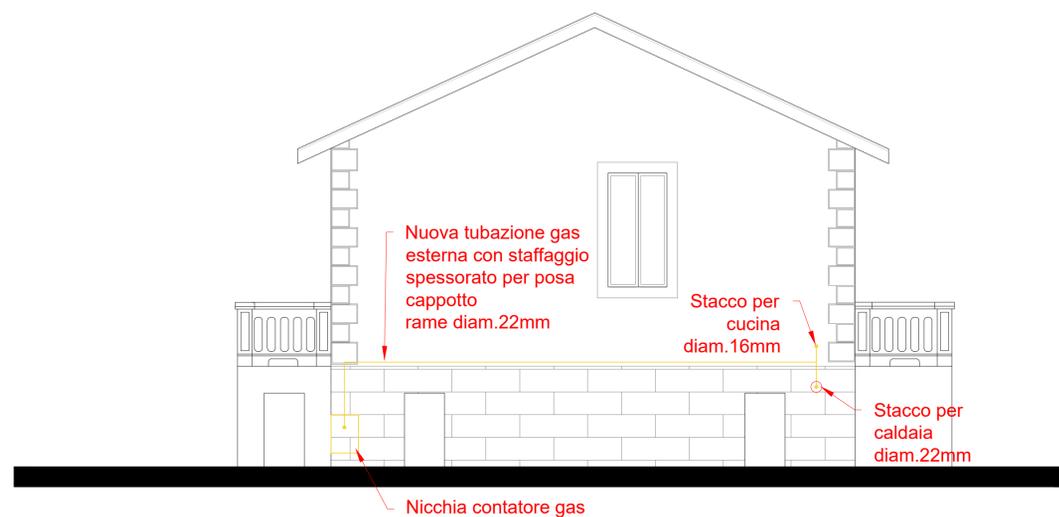

FIANCO DESTRO

ETA INGEGNERIA Srl
 Progettazione Impianti Elettrici, Termici, Antincendio
 Prevenzione Incendi, Gestione Energia
 Via P. Borsellino, 12/C - 61032 FANO (PU)
 Tel. 0721.863913 - Fax 0721.862852 - eta@seagruppo.it

COMUNE DI MONDOLFO
 PROVINCIA DI PESARO E URBINO

Progetto:
PROGETTO IMPIANTO TERMICO

Committente:
PAOLINI ENRICO
 Viale Vittorio Veneto, 29,
 61037 Mondolfo (PU)

Sede Operativa:

N° documento:
TAV.01

Oggetto:
**LAYOUT IMPIANTO TERMICO
 INSTALLAZIONE DI NUOVO IMPIANTO CLIMA**

Data:
 08/06/2022

Scala:
 1:50

Responsabile del progetto:
**ETA Ingegneria Srl
 Ing. Paolo Moretti**
 Iscritto all'Ordine degli Ingegneri
 di Pesaro e Urbino n° 1788

Timbro e firma:

Revisi:

Rev.	Data:	Descrizione:
00	08/06/2022	Prima emissione
01		
02		
03		
04		
05		

Disegnatore:
Andrea Cesarini

Commissa:
 0000-0000-0000

File:
 PAOLINI_PROGETTO TERMICO

Cartiglio
 v2022.1

Documento riservato di proprietà dello Studio Eta Ingegneria srl. Esso non sarà mostrato a terzi né utilizzato per scopi diversi da quelli per i quali è stato inviato