


**Studio di Ingegneria**  
**Ingegner Giuseppe Martorina**  
 via G. Sarnito - 97100 Ragusa - Tel. 3254128148 - ingmartorina@interfree.it P.IVA 01212190896


**TRIBUNALE DI RAGUSA - Sez. Esec. Imm.**  
 Procedimento 346/2016 R.G. Es.  
 Giudice E. Dr. Carlo Di Catiddo

**Dis.** LOTTO 1 - Bene 2 - Piano Terra  
**Data** 19/09/2019  
**Scala** 1:100

**N. DIS.** 1.5  
 Immobile sito in MODICA, Via Sordo-Sampieri - S.P. 43 km 6,00

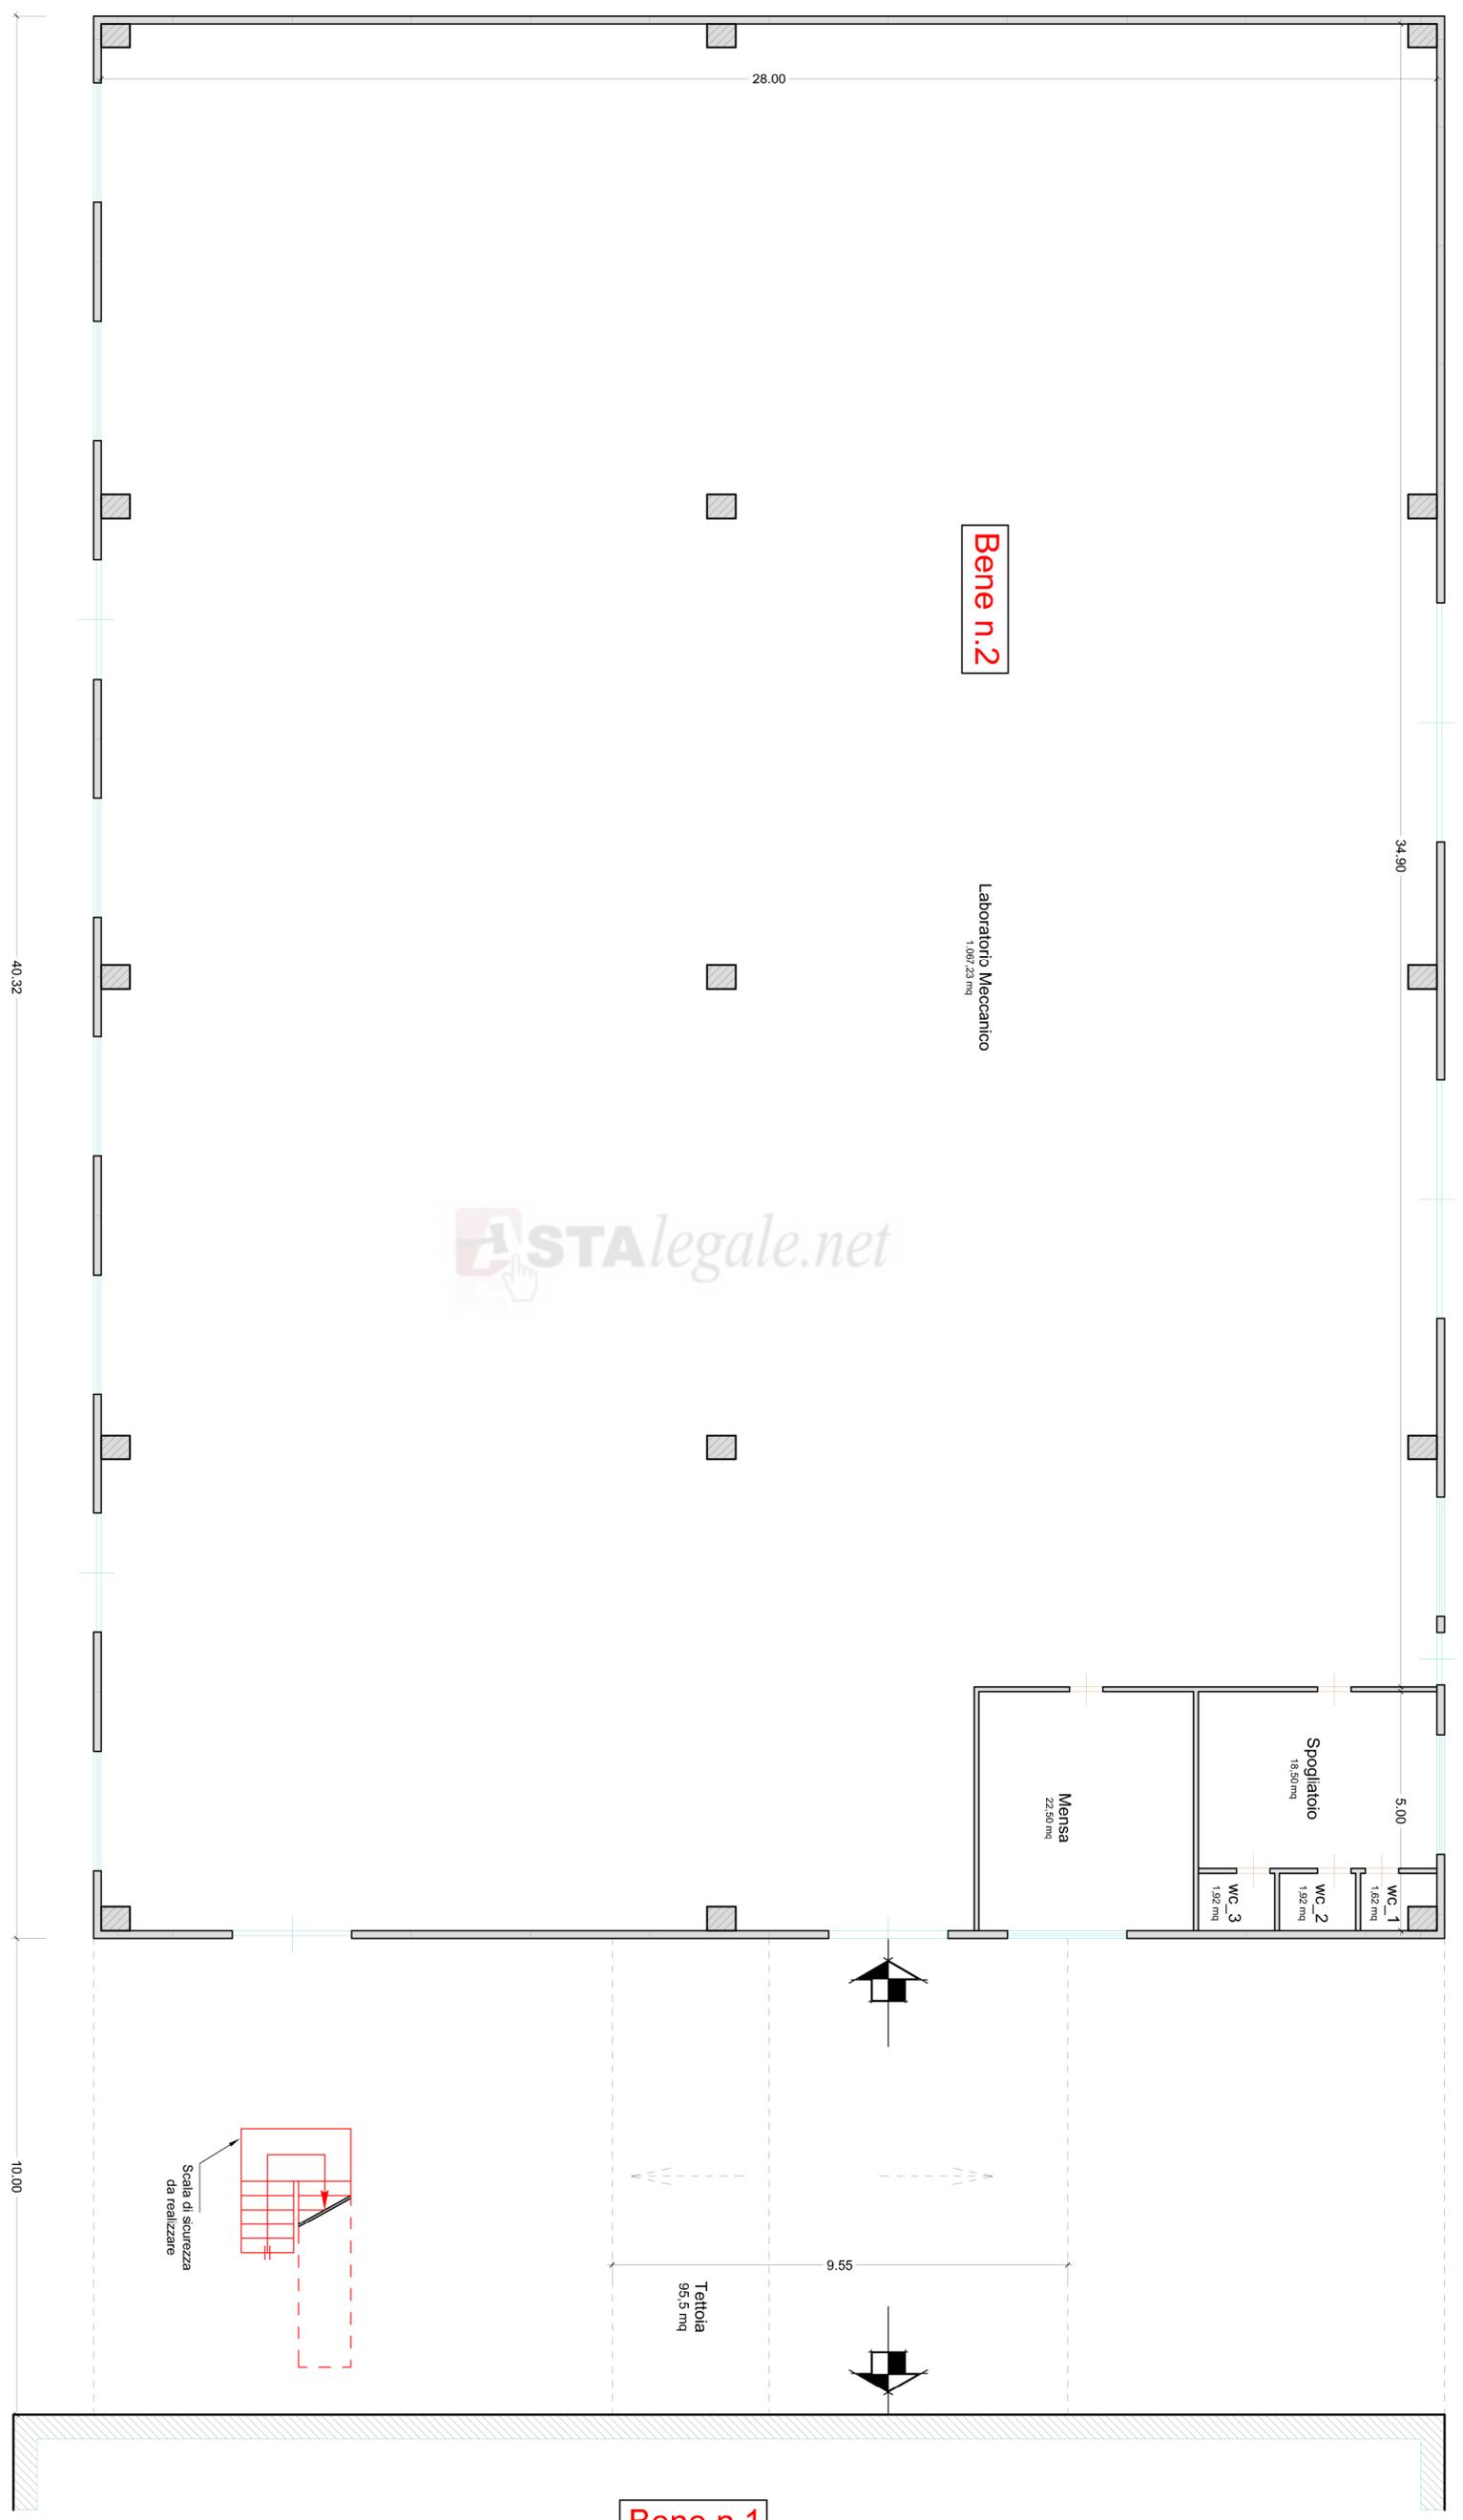

ASTAlegale.net

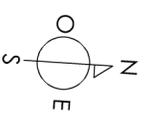

**Bene n.2 - Pianta Piano Terra scala 1:100**  
 Foglio 151, Particello 530, sub.2