


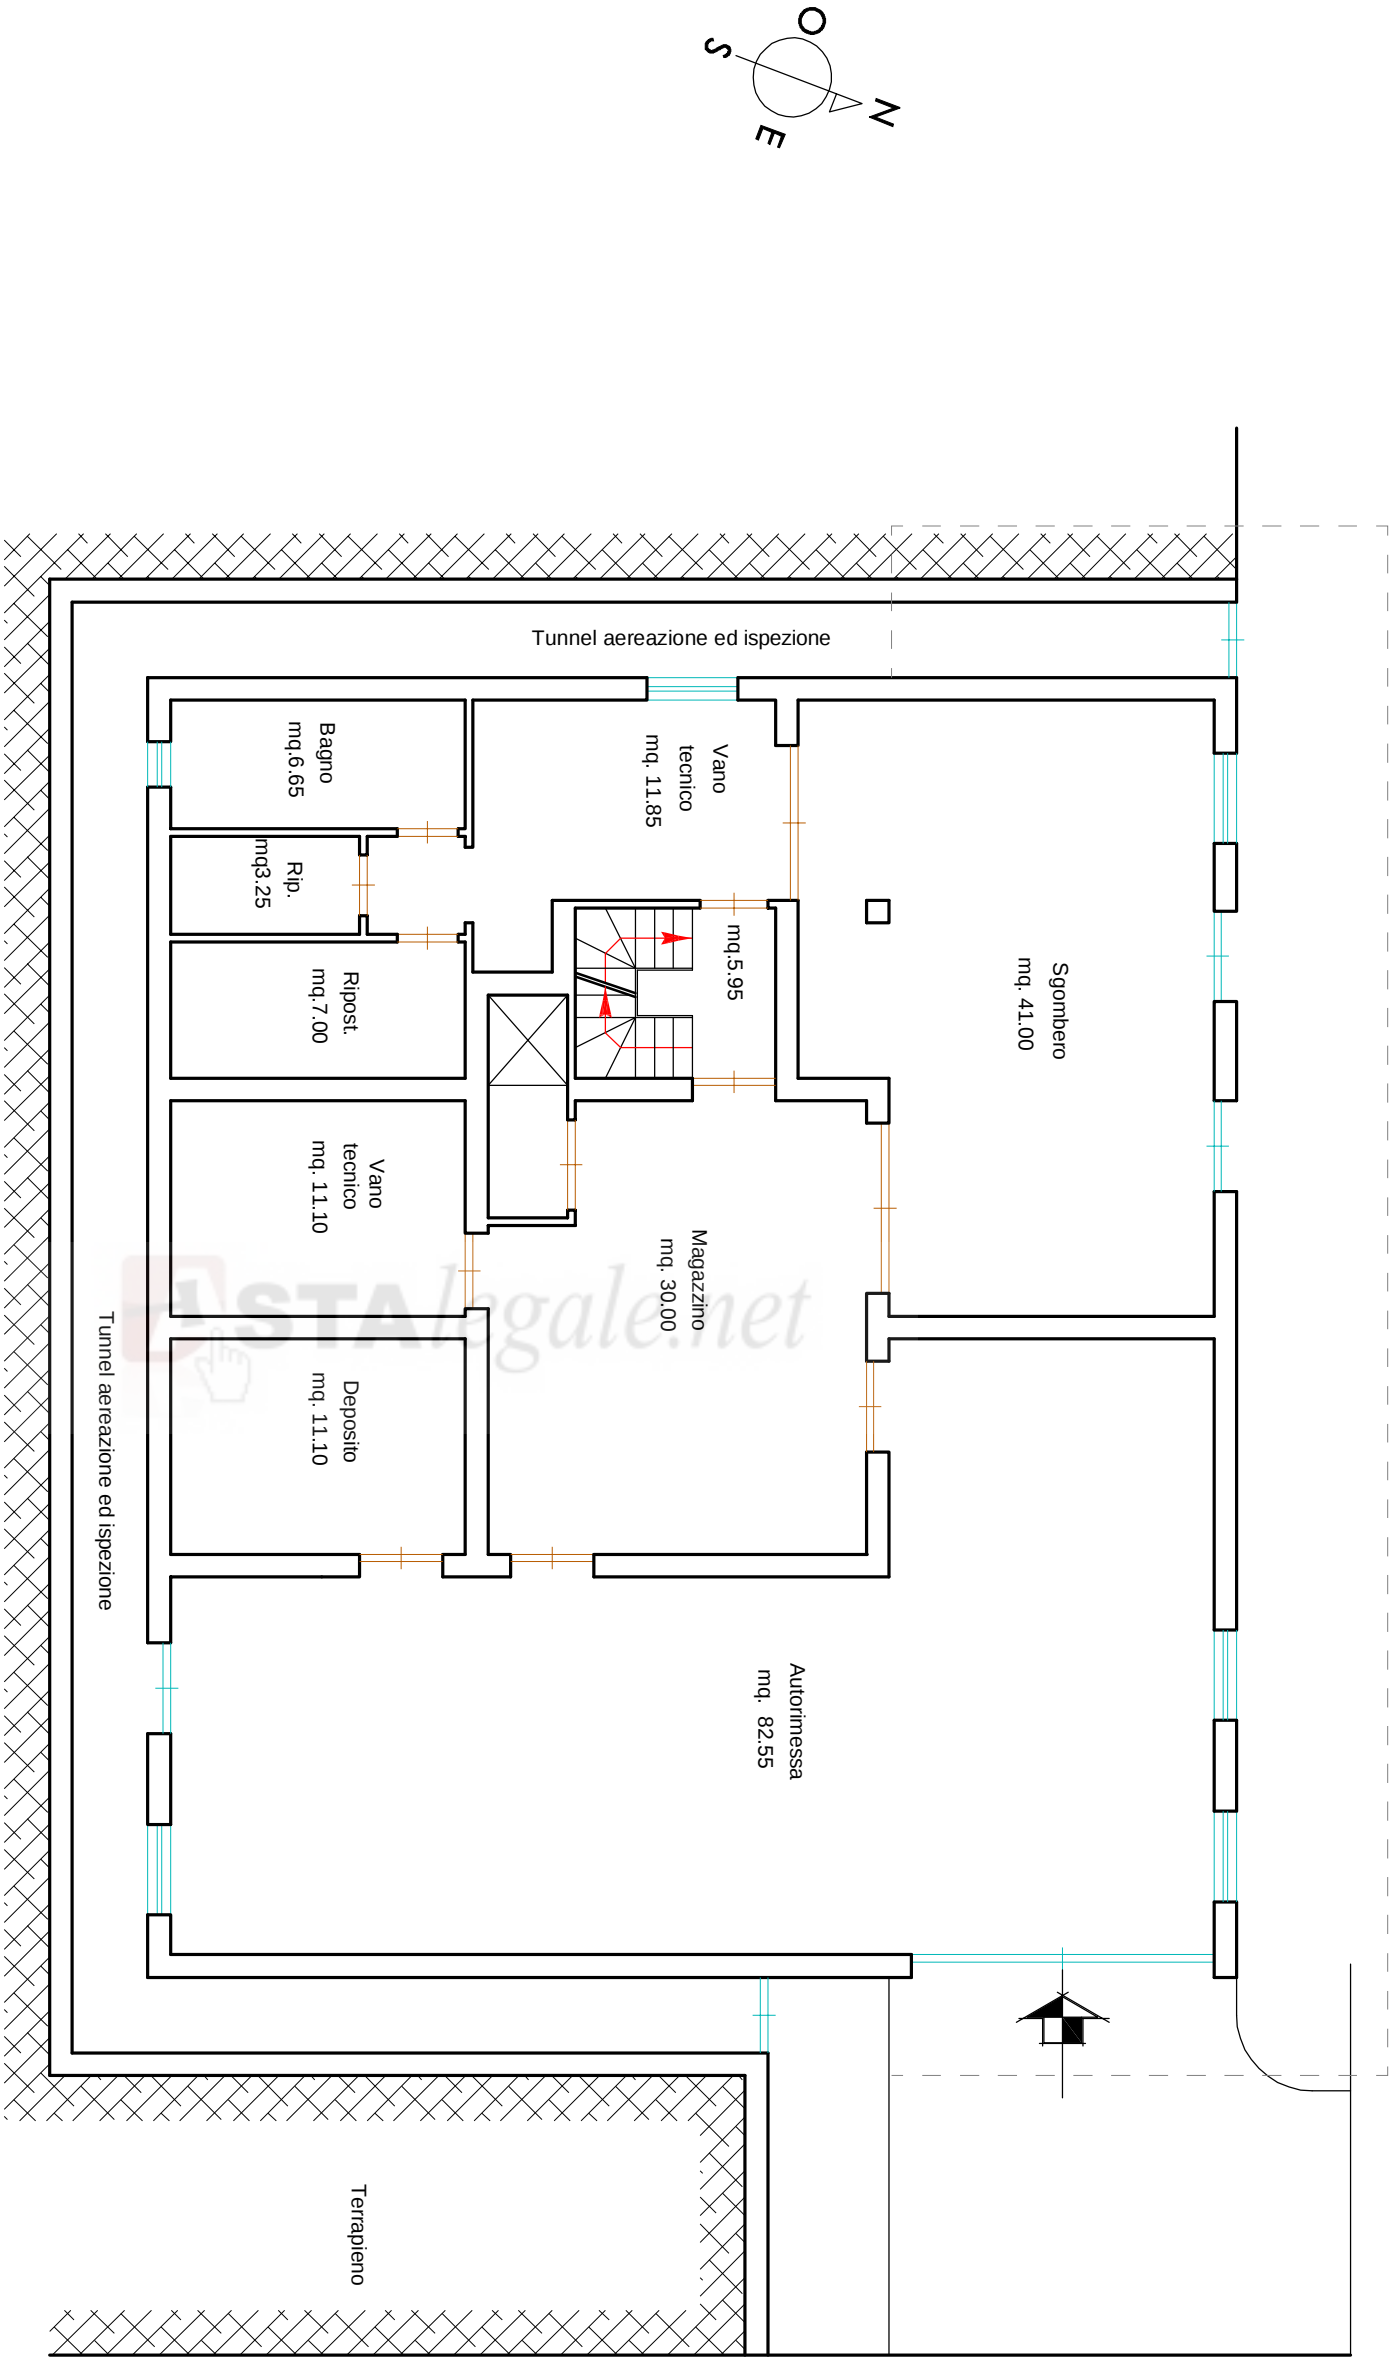

Studio di Ingegneria

Ing. Giuseppe Martorina

via G. Sammito - 97100 Ragusa

tel. 3294128148 - ingmartorina@interfree.it

P.IVA 01212190886

N. DIS.

TRIBUNALE DI RAGUSA – Sez. Esec. Imm.

Procedimento 346/2016 R.G. Es.

Giudice E. Dr. Carlo Di Cataldo

Immobile sito in MODICA, Via Variante Zappulla, 38/D

11.1

Dis.

Progetto Approvato
LOTTO 11 – Pianta Piano S1

Data

19/09/2019

Scala

1:100

Bene n.20 - Pianta Piano Interrato

Foglio 145, Particella 615, Sub.1

STATO DI PROGETTO C.E. 334/2004