

CORSELLO BOX COMUNE


# COMUNE DI SEREGNO VIA ARCHIMEDE PIANTA PIANO TERZO PROGETTO

LEGENDA

TUBAZIONE PREISOLATA CDZ	
TUBAZIONE SCARICO CONDENSA	
INCASSO PREDISPOSIZIONE CDZ	
MACCHINA ESTERNA	
CONDIZIONAMENTO	
SPLIT INTERNO CONDIZIONAMENTO	
CONSOLE A PAVIMENTO CDZ	


## Riscaldamento a Pavimento radiante

SUPERFICIE LORDA MQ. 172,00  
 SUPERFICIE NETTA MQ. 146,00  
 VOLUME NETTO MC. 341,00

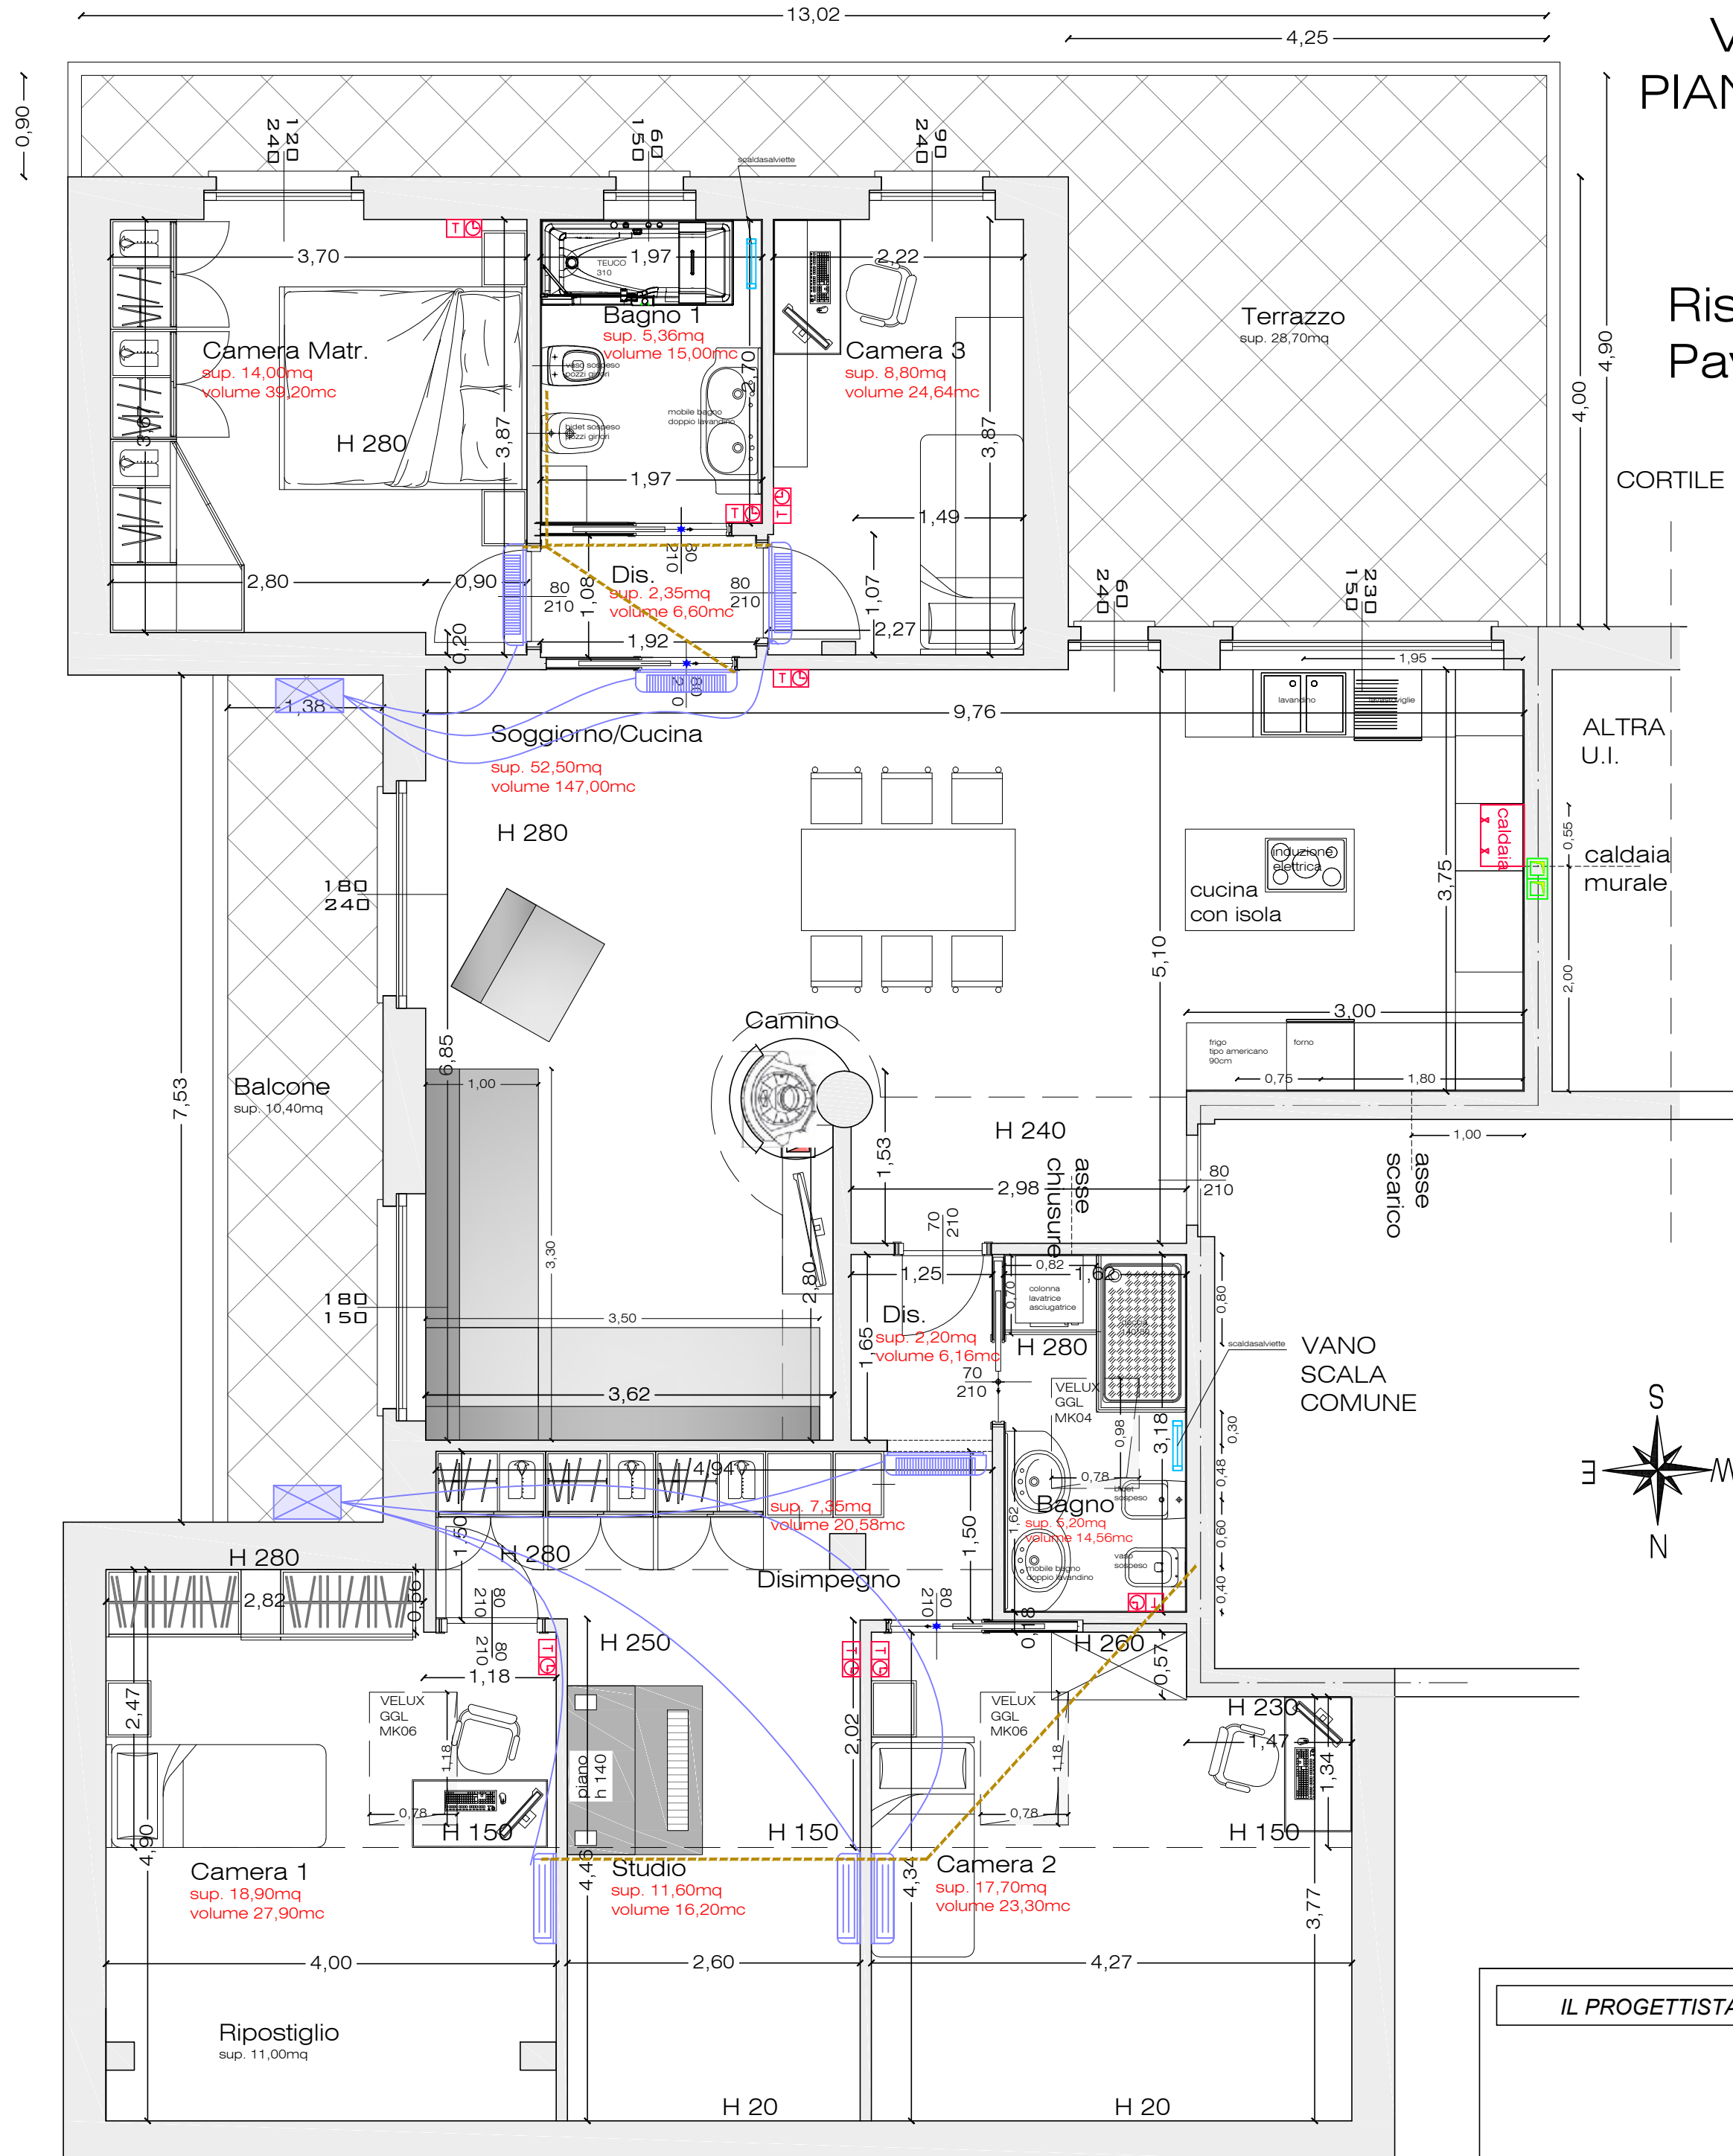


CORTILE COMUNE

ALTRA U.I.

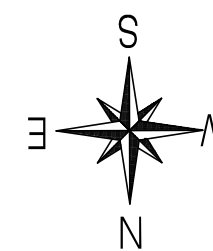

### Sezione Camera 1

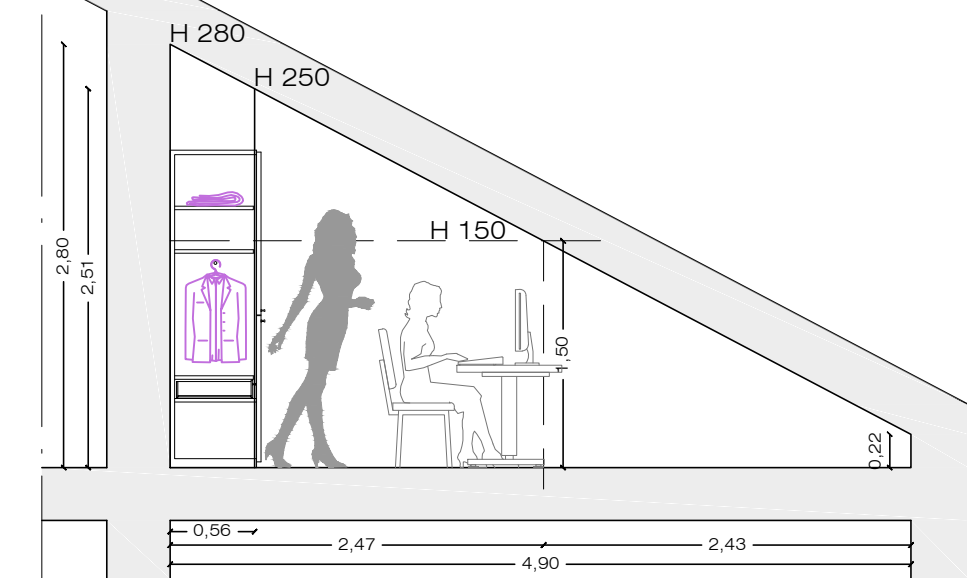

### Sezione Camera 2



IL PROPRIETARIO

IL PROGETTISTA

IL DIRETTORE DEI LAVORI

Proprietario sig. NASTO G. MINAUDO I.

COMUNE DI SEREGNO via Archimede 1  
 FOGLIO 44 MAPPALE 114 SUB. 9  
 STATO DI PROGETTO  
 IMPIANTO CONDIZIONAMENTO

SCALA 1:50  
 Data: 16/06/2017  
 File: Idrraulico

# CDZ

PIANTE PIANO TERZO